



PROVINCIA DI CAMPOBASSO

PROGETTO ESECUTIVO

REALIZZAZIONE NUOVO POLO SCOLASTICO "S. PERTINI " DI CAMPOBASSO
FINANZIATO DALL'UNIONE EUROPEA – NEXTGENERATIONEU.

NUOVO EDIFICIO ISTITUTO PROFESSIONALE
COMMERCIO E TURISMO DI CAMPOBASSO

PIANTA PIANO SECONDO - ARREDI

SCALA: 1:100



COMMITTENTE
PROVINCIA DI CAMPOBASSO

R.U.P.
ING. GIANPIERO DI STEFANO

Via ROMA 47
86100 - CAMPOBASSO (CB)

REV.	DATA	DESCRIZIONE REVISIONE	ESEGUITO	CONTROLLATO	APPROVATO
A	MAGGIO 2022	EMISSIONE PROGETTO DEFINITIVO	ING. A.M. MIRACCO	ING. G. CERVAROLO	ING. G. CERVAROLO
B	DICEMBRE 2022	EMISSIONE PROGETTO ESECUTIVO	ING. A.M. MIRACCO	ING. G. CERVAROLO	ING. G. CERVAROLO
C					

PEAR0800

CAPOGRUPPO

DOTT. ING. GIUSEPPE CERVAROLO
WWW.STUDIOCERVAROLO.IT



MANDANTI

ING. ANNA MARIA MIRACCO



ING. ANDREA MUOIO



DOTT. GEOL. CATALDO IOZZI



FUTURA
LA SCUOLA
PER L'ITALIA DI DOMANI



DISTRIBUZIONE FUNZIONALE

LIVELLO 0 - INGRESSI - LABORATORI - UFFICI

LIVELLO 1 - AULE DIDATTICHE


LIVELLO 2 - AULE DIDATTICHE

LIVELLO 3 - COPERTURA - IMPIANTO FV

RAPPORTI AEROILLUMINANTI

VERIFICA RAPPORTO AEROILLUMINANTE_PIANO SECONDO					
N.	DESTINAZIONE D'USO	SUPERFICIE (MQ)	SUP. A.I. RICHIESTO (MQ)	SUP. A.I. DI PROGETTO (MQ)	INDICE DI PROGETTO
1	AULA DIDATTICA 6	61,23	7,65	8,44	0,138
2	AULA DIDATTICA 7	55,99	7,00	8,1	0,145
3	AULA DIDATTICA 8	55,82	6,98	8,44	0,151
4	AULA DIDATTICA 9	55,91	6,99	8,1	0,145
5	AULA DIDATTICA 10	61,87	7,73	8,44	0,136
6	WC 1	13,21	1,65	1,65	0,125
7	WC2	13,21	1,65	1,65	0,125
8	WCH	3,86	0,48	DA NON VERIFICARE	0,000
9	WCH - ATA - DOCENTI	3,86	0,48	DA NON VERIFICARE	0,000

PIANTA PIANO SECONDO - QUOTA +6,80 M

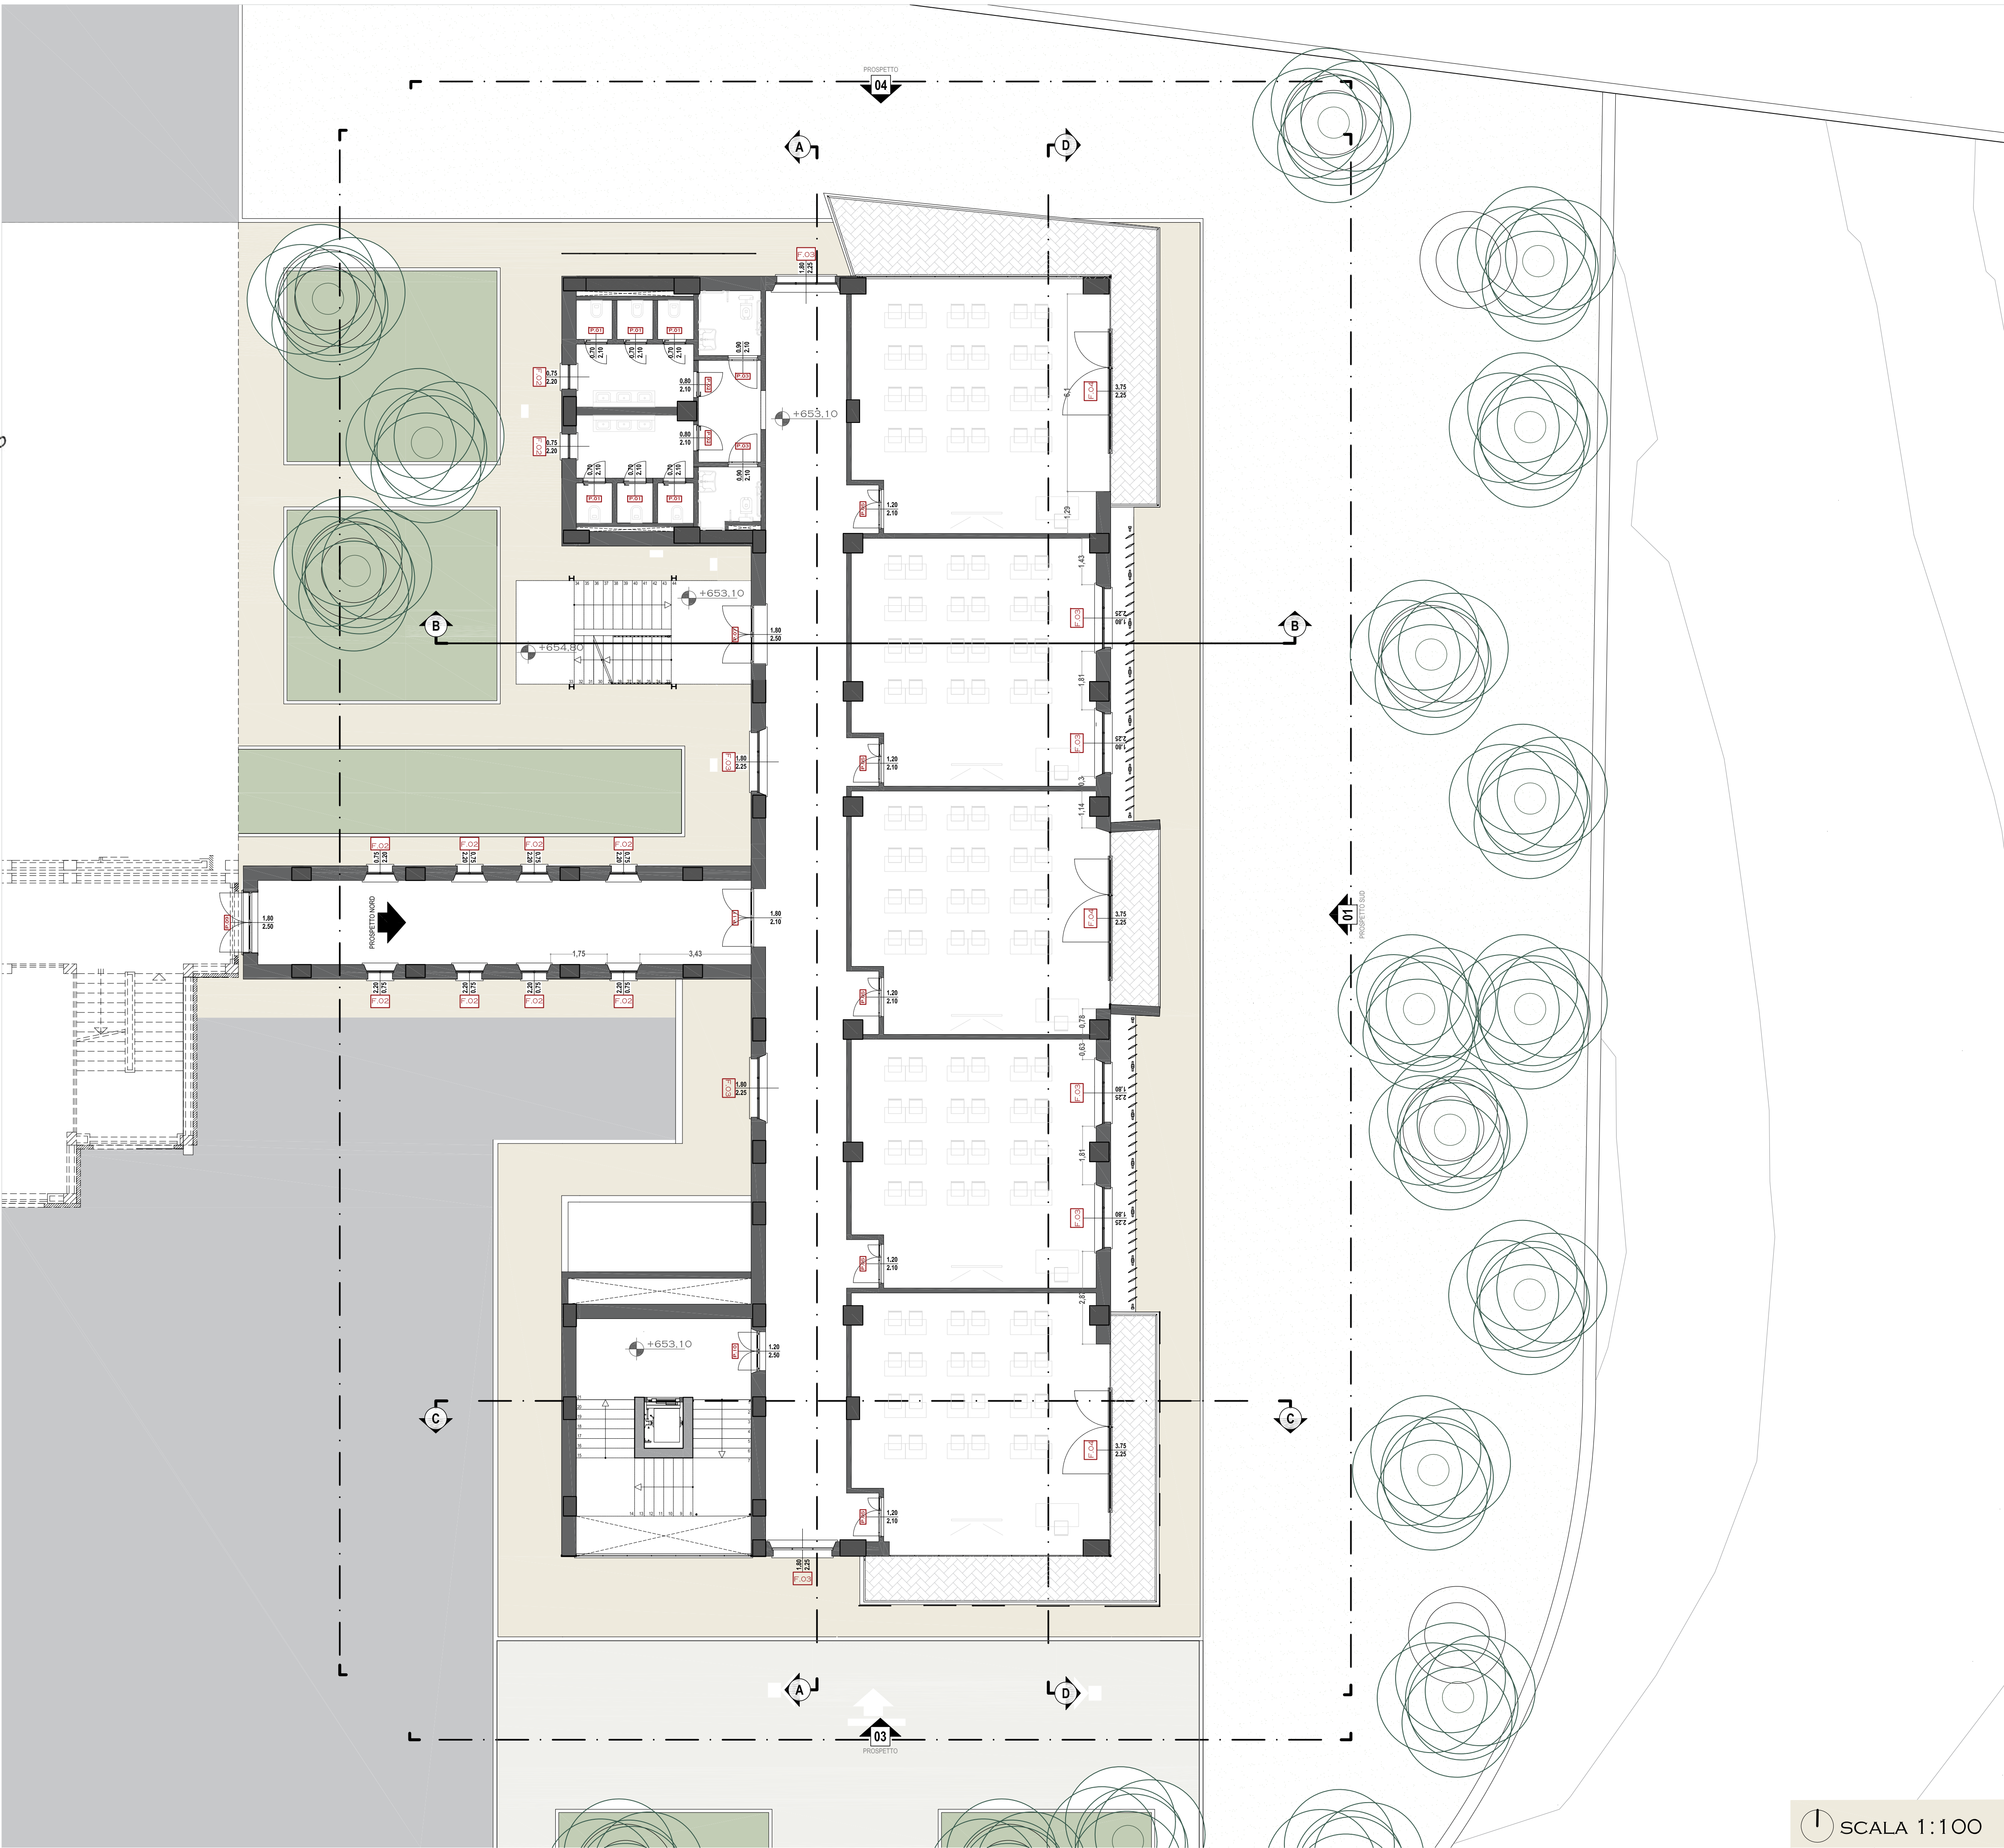

SCALA 1:100